
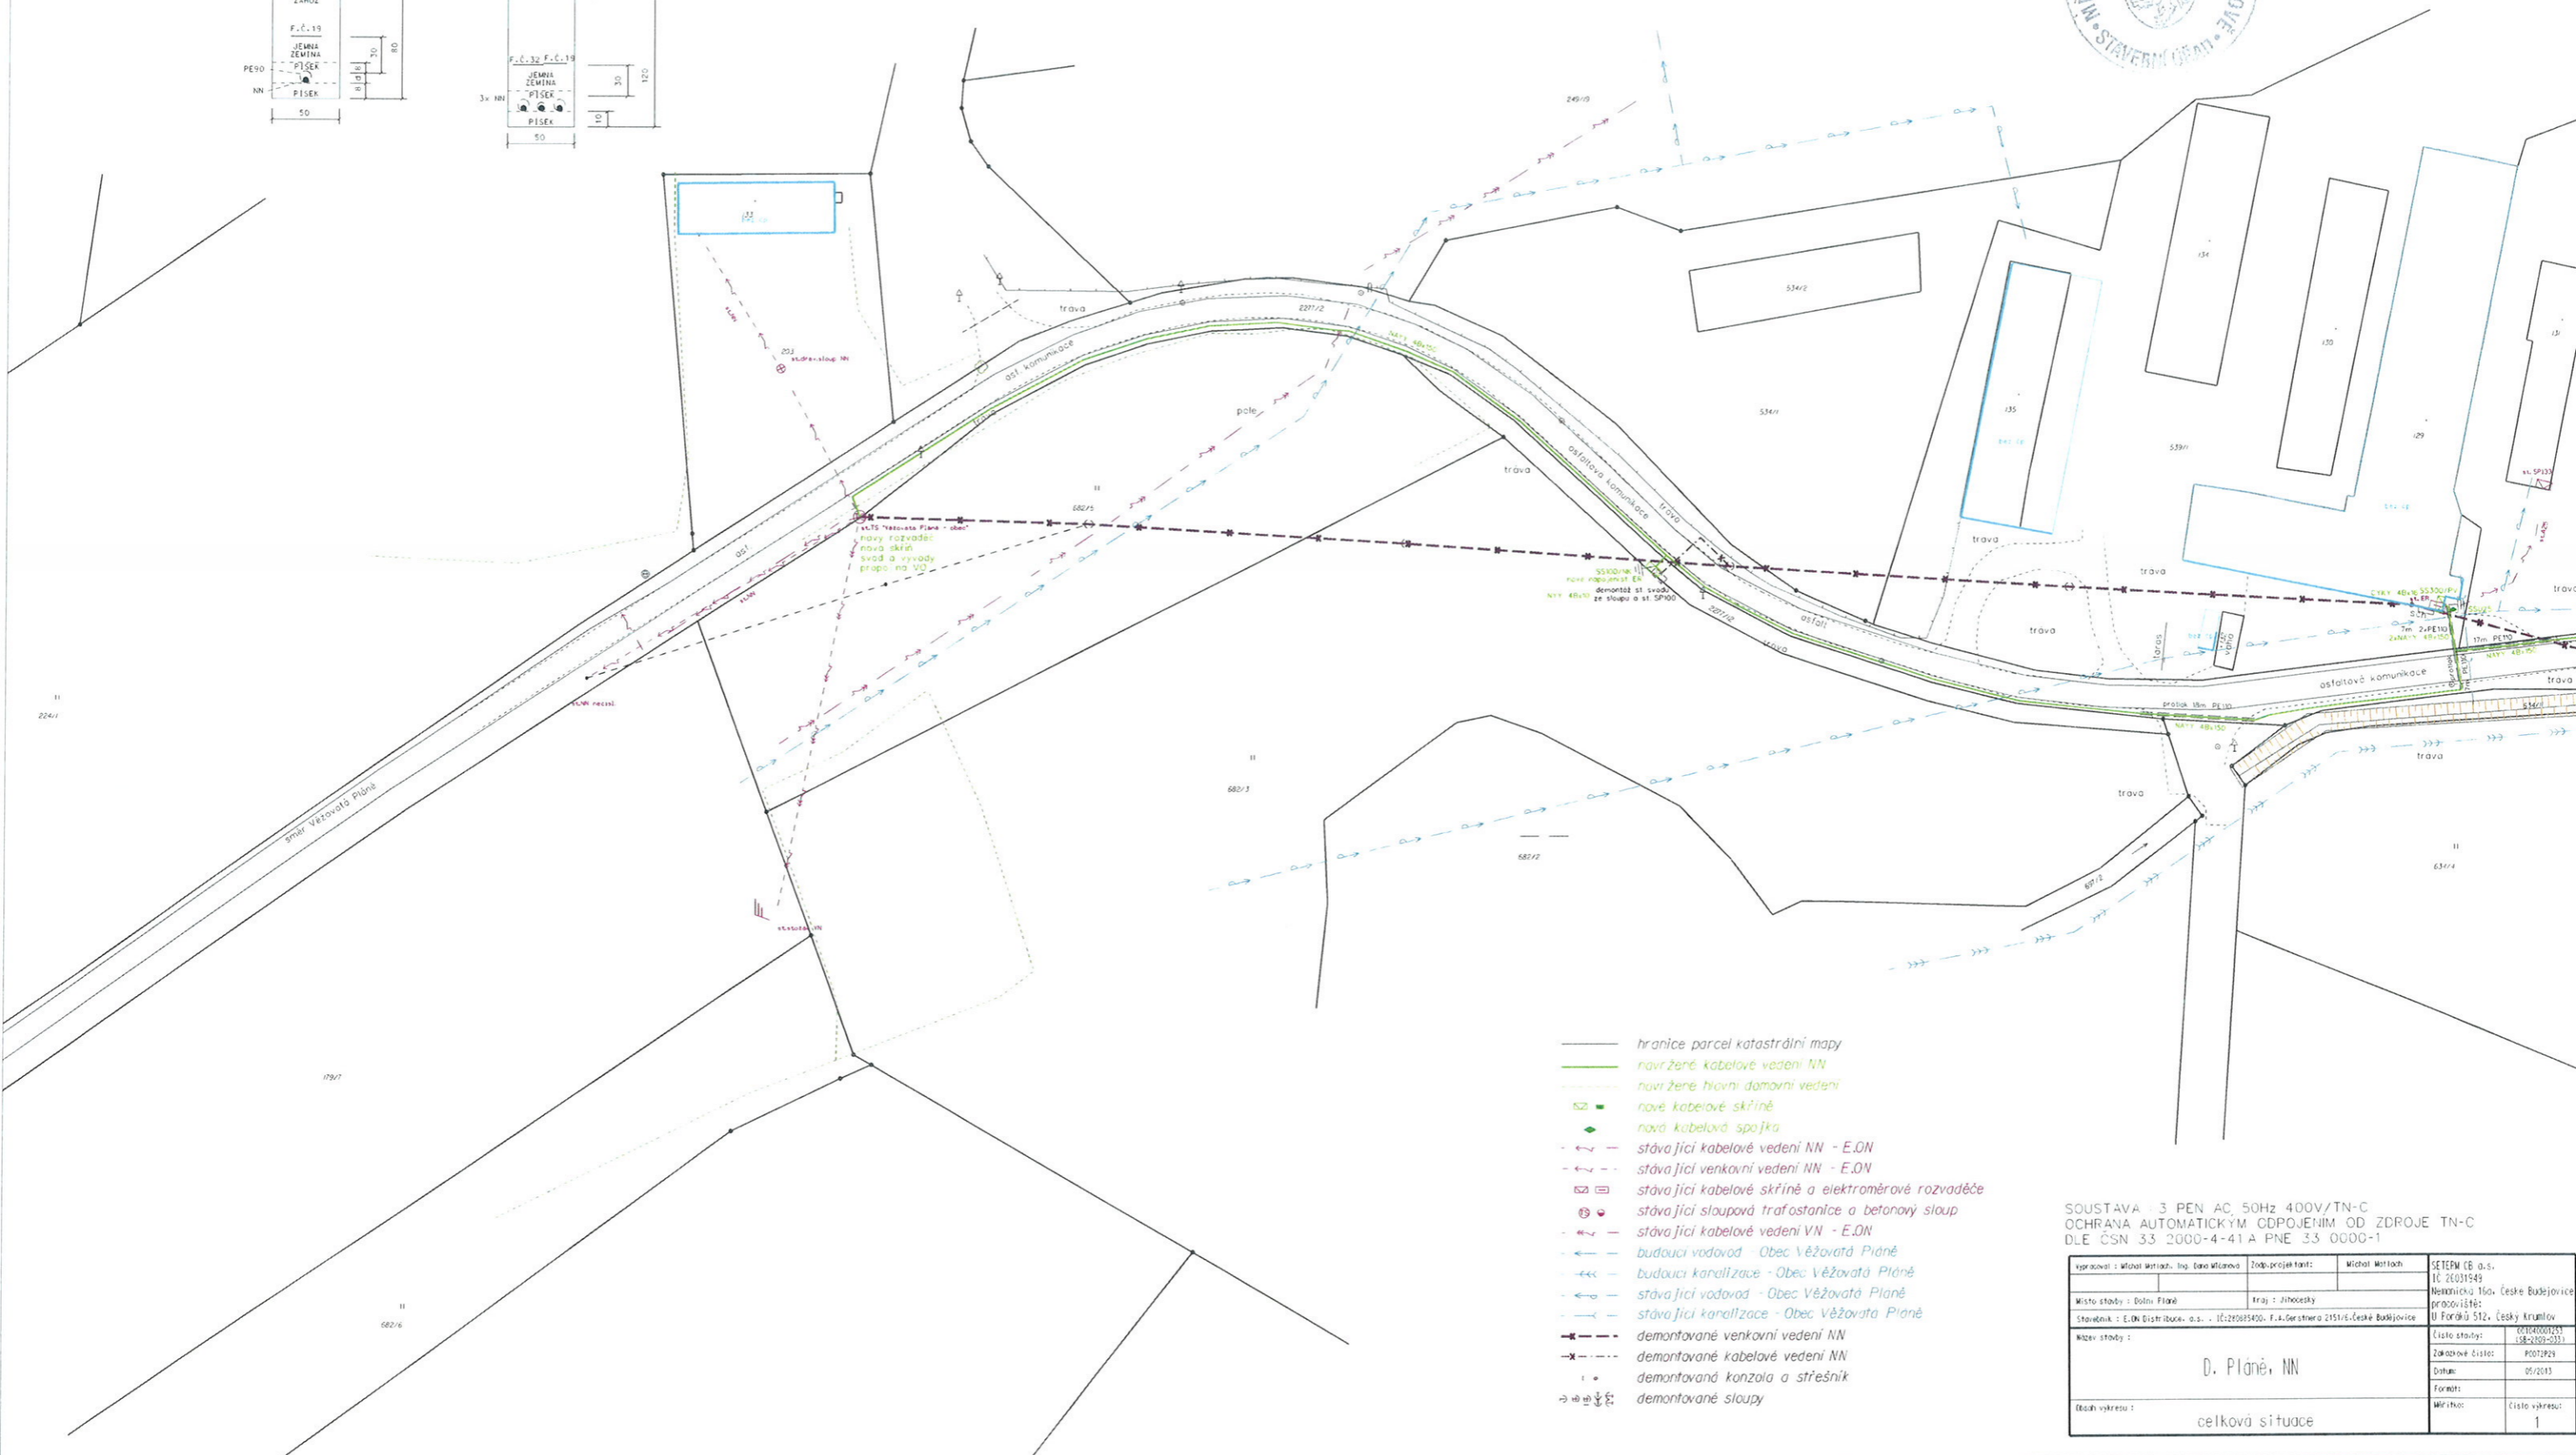


Ověřeno stavebním úřadem
 MěÚ v Č. Krumlově rozhodnutím/opatřením
 ze dne 18. 11. 2013
 Sp. zn.: S-MUCK 44105/2013-31

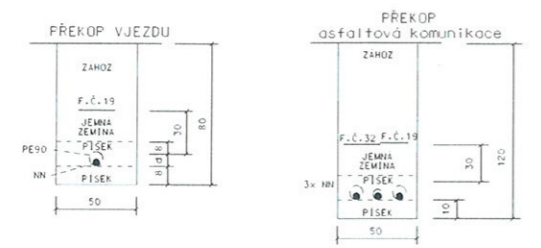

- hranice parcel katastrální mapy
- návrž. kabelové vedení NN
- návrž. hlavní domovní vedení
- nové kabelové skříně
- nová kabelová spojka
- stávající kabelové vedení NN - E.ON
- stávající venkovní vedení NN - E.ON
- stávající kabelové skříně a elektroměrové rozvaděče
- stávající kabelové vedení VN - E.ON
- budoucí vodovod - Obec Věžovatá Pláně
- budoucí kanalizace - Obec Věžovatá Pláně
- stávající vodovod - Obec Věžovatá Pláně
- stávající kanalizace - Obec Věžovatá Pláně
- demontované venkovní vedení NN
- demontované kabelové vedení NN
- demontovaná konzola a střešník
- demontované sloupky

SOUSTAVA 3 PEN AC 50Hz 400V/TN-C
 OCHRANA AUTOMATICKÝM ODPOJENÍM OD ZDROJE TN-C
 DLE ČSN 33 2000-4-41 A PNE 3.5 0000-1

výpracoval: Michal Matlach, Ing. Dana Wlkarová	zodpovědný projektant: Michal Matlach	SETEFM s.r.o. IČ 26031549
Místo stavby: Dolní Pláně	traj: Jihočeský	Nehtovická 15a, České Budějovice
Stavovatel: E.ON Distribuce, a.s. IČ:260985400, F. A. Gerstnera 2151/6, České Budějovice		provozní střed: U Forstů 512, Český Krumlov
Název stavby:		Číslo stavby: 01104000253 (18-2103-013)
		Zakazovné číslo: P007929
		Datum: 05/2013
		Formát:
Číslo výkresu:	celková situace	Mřížka: Číslo výkresu: 1



Ověřeno stavebním úřadem
 MěÚ v Č. Krumlově rozhodnutím/opatřením
 ze dne 18.11.2013
 Sp. zn.: S-MUCK 44.103.120.17 - B1




- hranice parcel katastrální mapy
- nově zřízené kabelové vedení NN
- navrhované hlavní napájecí vedení
- nové kabelové skříně
- nová kabelová sít' Jk
- stávající kabelové vedení NN - E.ON
- stávající kabelové vedení NN - E.ON
- stávající kabelové skříně a elektrárnové rozvaděče
- stávající sloupová trafostanice a betonový sloup
- stávající kabelové vedení VN - E.ON
- budoucí kanalizace - Obec Věžovatá Planě
- stávající vodovod - Obec Věžovatá Planě
- stávající kanalizace - Obec Věžovatá Planě
- demontované venkovní vedení NN
- demontované kabelové vedení NN
- demontovaná konzola a střechník
- demontované sloupy

SOUSTAVA : 3 PEN AC 50Hz 400V/TN-C
 OCHRANA AUTOMATICKÝM ODPOJENÍM OD ZDROJE TN-C
 DLE ČSN 33 2000-4-41 A PNE 33 0000-1

Investor : MěÚ Krumlov, Ing. Dan Křiváček	Zob. projektant : Michal Melich	SETEM, s.r.o., IČ: 2601949
Místo zhotovy : Bělá Párek	Proj. : J. Jiráček	Národní třída, České Budějovice
Stavba : E.ON Starobos. o.s. - IČ:2398560, r.č.ř.č. 215/m,Česká Budějovice		provozní ústředí
Měřítko : 1:500		II. posch. Stř. Český Krumlov
		Číslo stavej. : 010/0000/03
		Zařizovací ústředí : 4022923
		Datum : 05/2013
		Formát : Celo výřez
		Map. číslo : 2

D. Planě, NN

celková situace

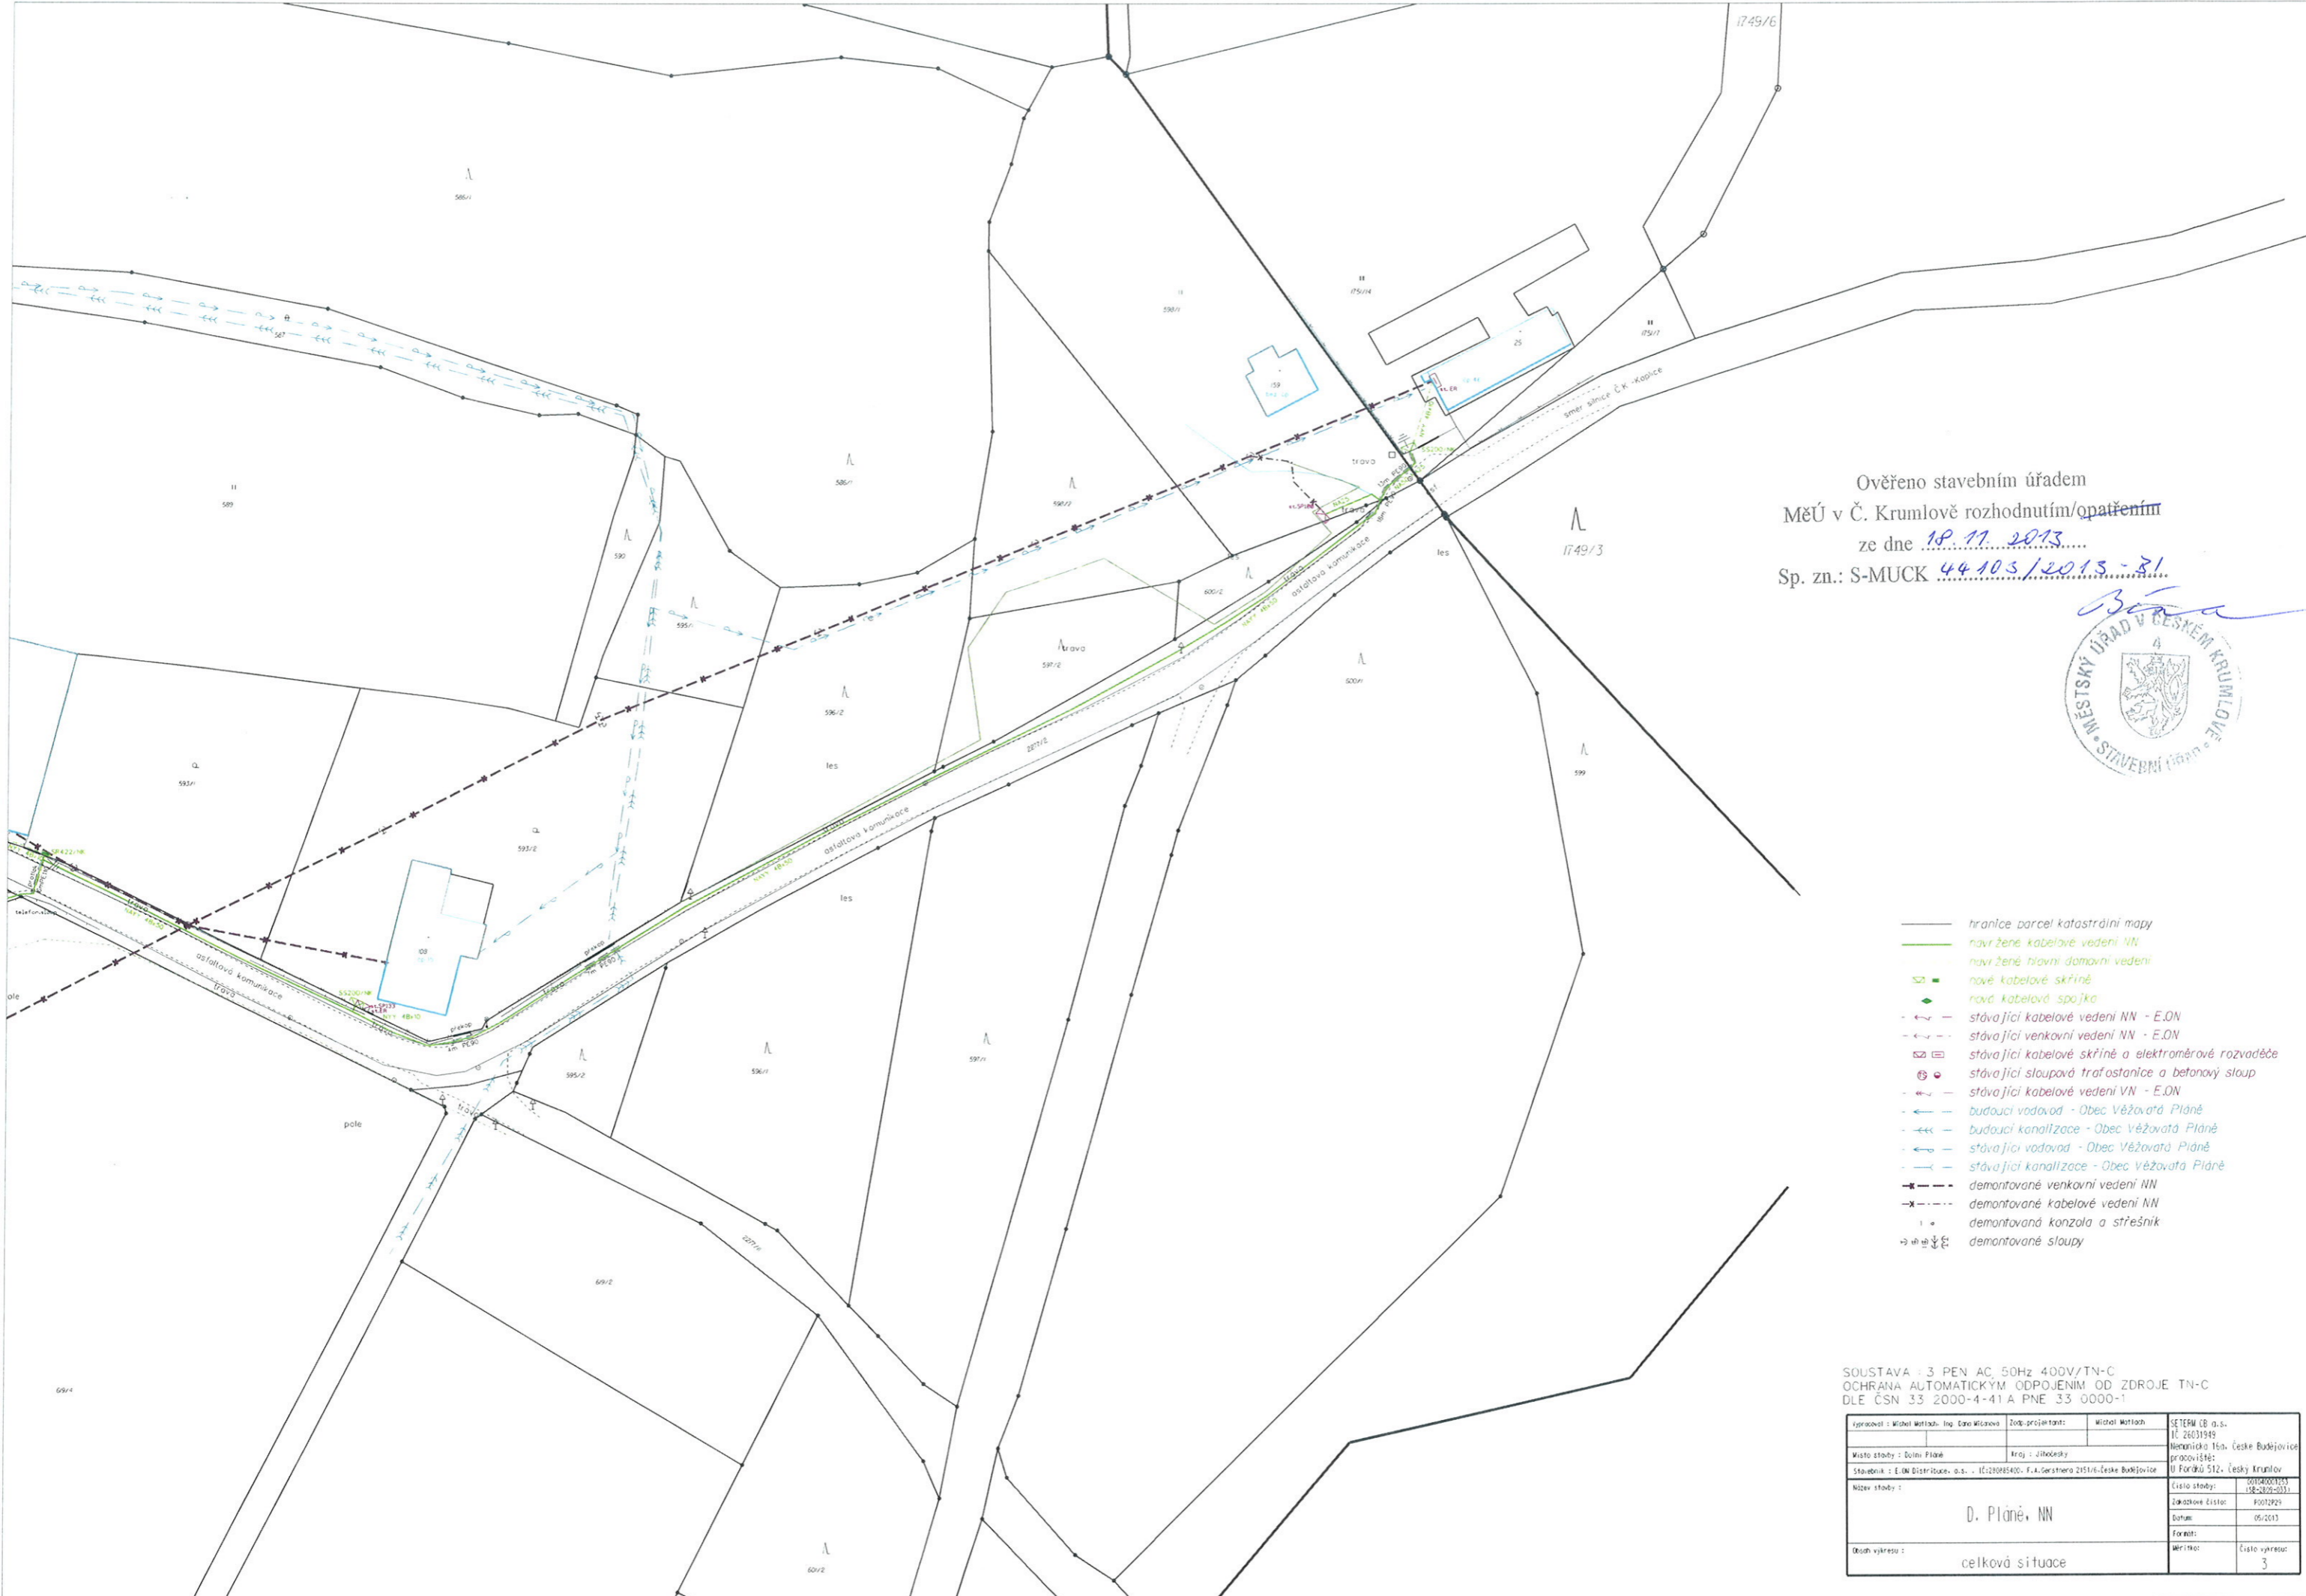

Ověřeno stavebním úřadem
 MěÚ v Č. Krumlově rozhodnutím/opatřením
 ze dne 18. 11. 2013
 Sp. zn.: S-MUCK 44/103/2013-81



- hranice parcel katastrální mapy
- navrhované kabelové vedení NN
- navrhované hlavní domovní vedení
- nová kabelová skříň
- ◆ nová kabelová spojka
- stávající kabelové vedení NN - E.ON
- stávající venkovní vedení NN - E.ON
- stávající kabelové skříně a elektroměrové rozvaděče
- stávající sloupová trafostanice a betonový sloup
- stávající kabelové vedení VN - E.ON
- budoucí vodovod - Obec Věžovatá Pláně
- budoucí kanalizace - Obec Věžovatá Pláně
- stávající vodovod - Obec Věžovatá Pláně
- stávající kanalizace - Obec Věžovatá Pláně
- demontované venkovní vedení NN
- demontované kabelové vedení NN
- demontovaná konzola a střešník
- demontované sloupy

SOUSTAVA : 3 PEN AC, 50Hz, 400V/TN-C
 OCHRANA AUTOMATICKÝM ODPOJENÍM OD ZDROJE TN-C
 DLE ČSN 33 2000-4-41 A PNE 33 0000-1

vypracoval: Michal Matlach, Ing. Jana Mikšová	zodp.projektant: Michal Matlach	SETEAM CB a.s., IČ: 26031949
Místo stavby: Dolní Pláně	Kraj: Jihočeský	Mennického 16a, České Budějovice
Stavebník: E.ON Distribuce, a.s., IČ:20085400, F.A.Serstera 21516, České Budějovice	II Forthův 512, Český Krumlov	pracoviště:
Místo stavby:	D. Pláně, NN	Číslo stavby: 0014001033
		Číslo zakázky: 138-2013-0311
		Číslo zakázky část: 1001329
		Datum: 05/2013
		Formát:
Období výřezu:	celková situace	Mřížka: Číslo výřezu: 3